


LEYENDA

 FAROLA EQUIPADA CON LUMINARIA 110 W, IP66, IK09, 6000-6500K, SOBRE COLUMNA CILÍNDRICA DE 12 M DE ALTURA Y 120 MM DE DIÁMETRO EN ACERO GALVANIZADO. APERTURA CON VENTANA PARA CAJA DE CONEXIONES Y PROTECCIONES. CIMENTACIÓN REALIZADA CON HORMIGÓN DE 330 KG. DE CEMENTO/M3 DE DOSIFICACIÓN Y PERNOS DE ANCLAJE

 LUMINARIA TIPO PROYECTOR CON LÁMPARA LEDS, 63W, GRADO DE ESTANQUEIDAD IP66, IK09, 4000K, CLASE I. SOBRE COLUMNA CILÍNDRICA DE 8 M DE ALTURA Y 120 MM DE DIÁMETRO EN ACERO GALVANIZADO. CIMENTACIÓN REALIZADA CON HORMIGÓN DE 330 KG. DE CEMENTO/M3 DE DOSIFICACIÓN Y PERNOS DE ANCLAJE

 CAJA DE MECANISMOS CON PUERTA, DOTADA DE TOMAS DE CORRIENTE AUXILIARES (1 TRIFÁSICA + 2 MONOFÁSICAS) 5 KW, GRADO DE ESTANQUEIDAD IP 65, MONTADAS SOBRE COLUMNA.

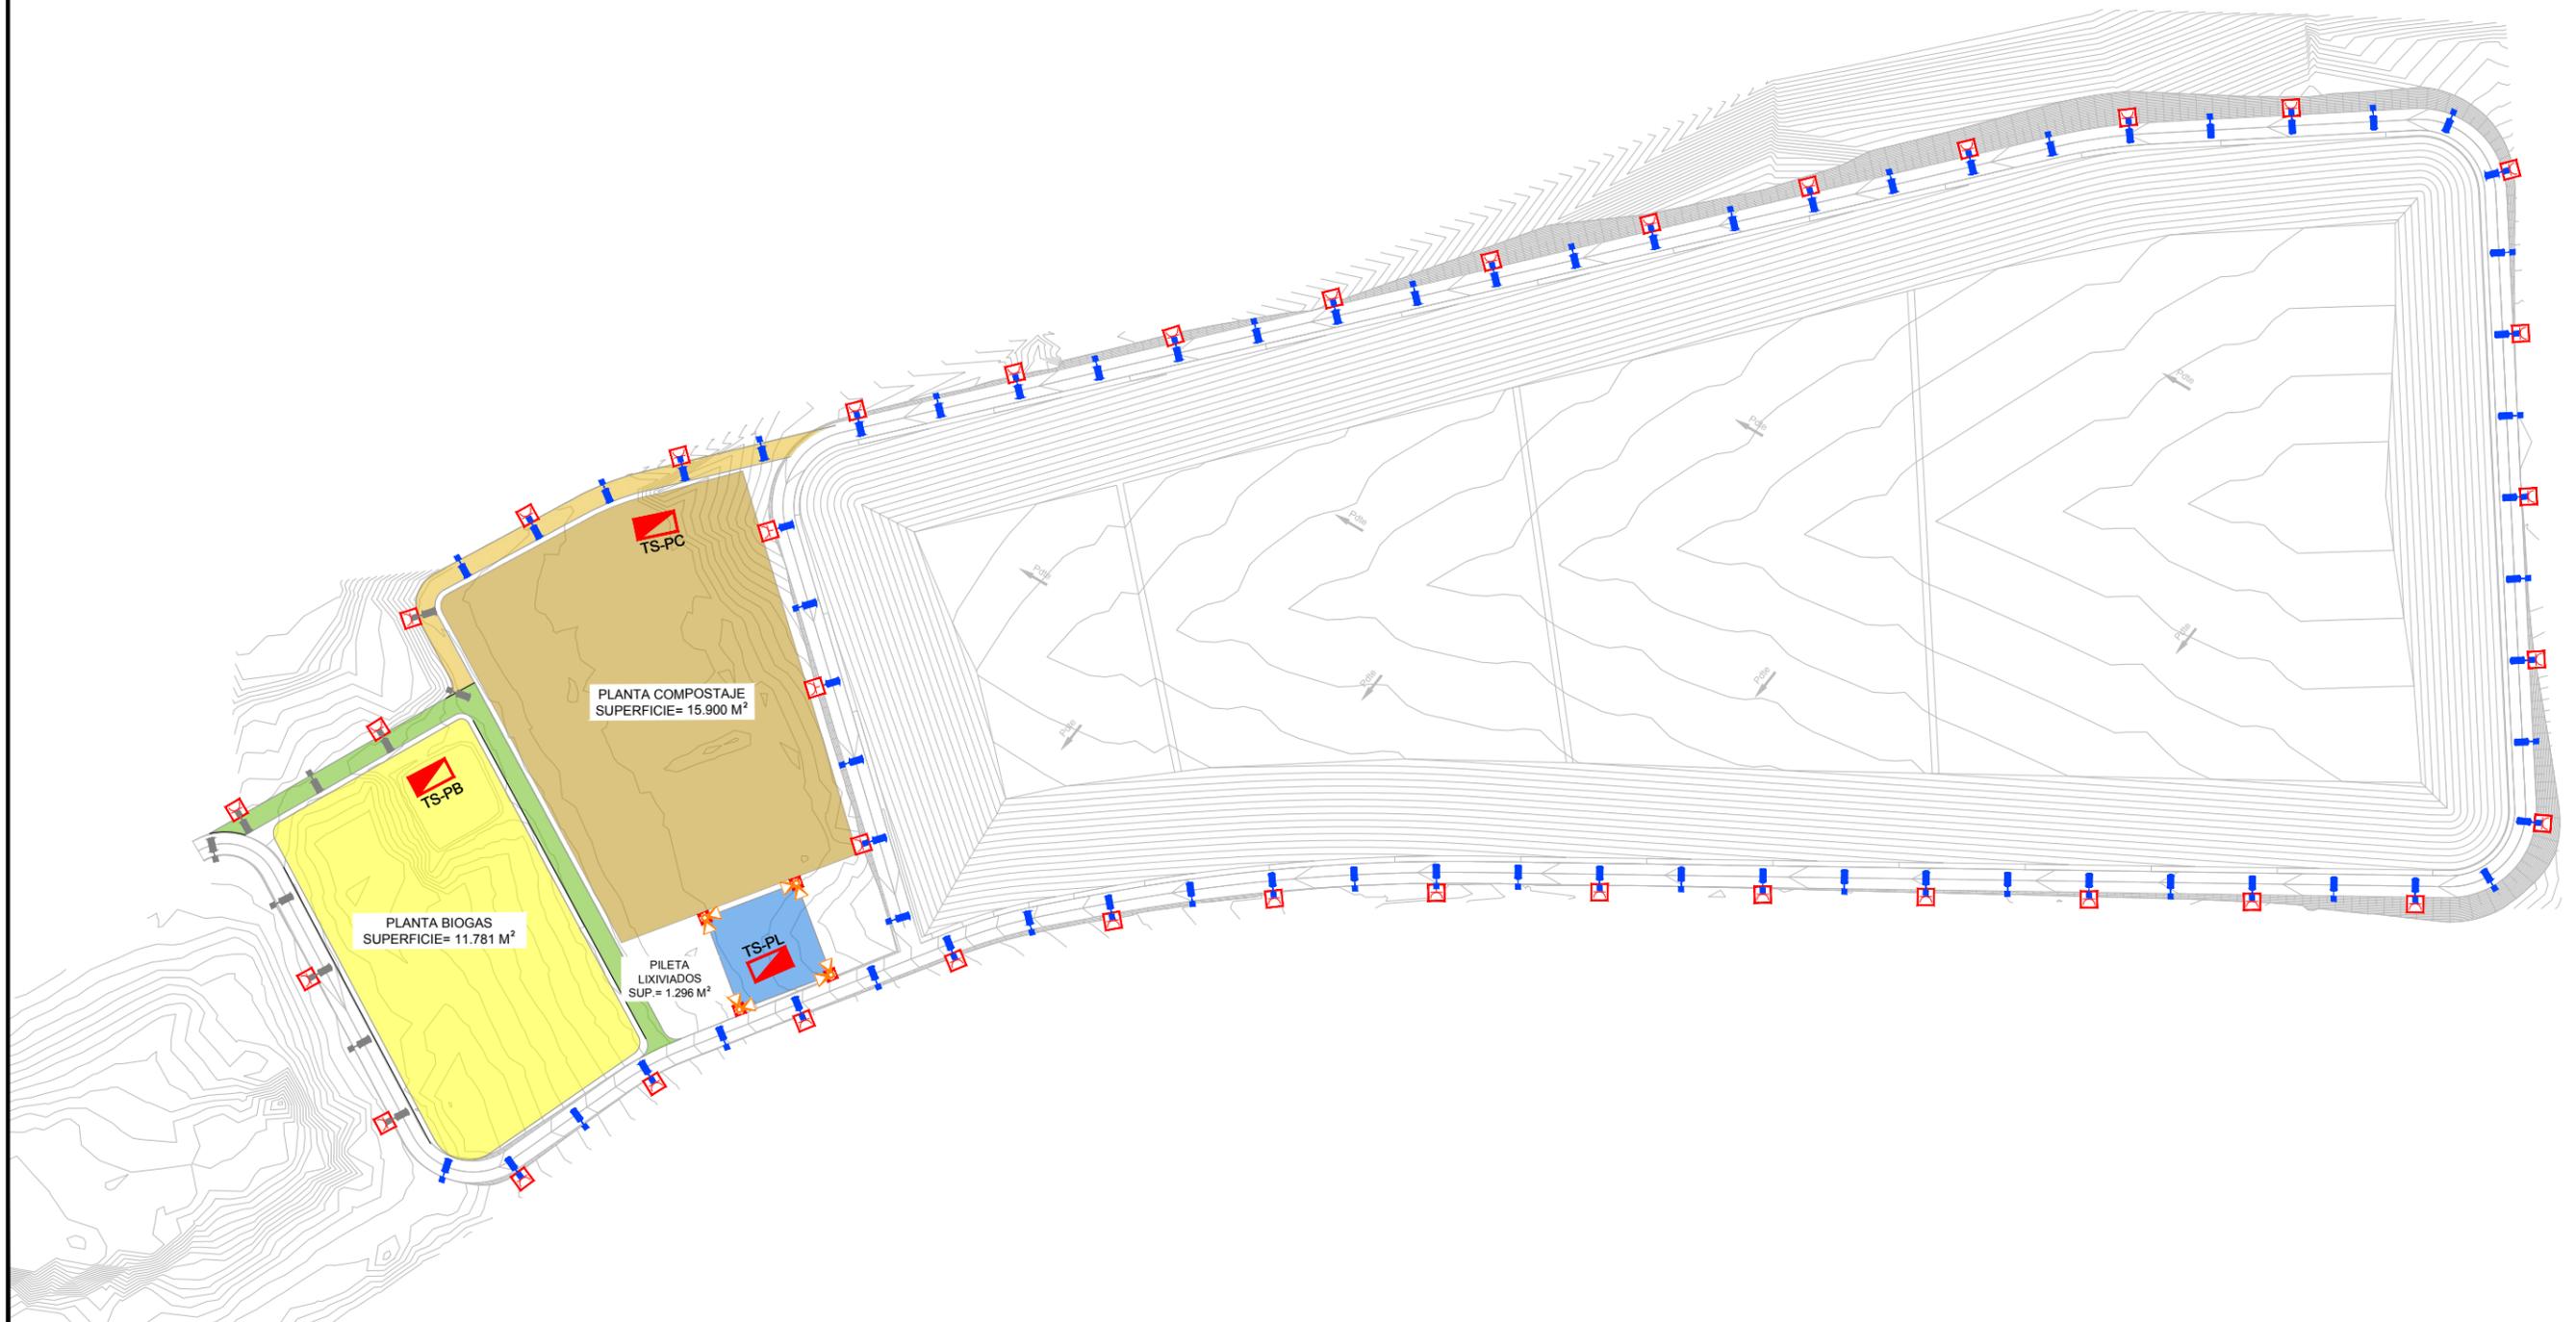

CLIENTE 	CONSULTOR 	TÍTULO DEL PROYECTO CENTRO AMBIENTAL JUJUY 2ª CELDA DE DISPOSICIÓN FINAL	FECHA AGOSTO 2024	ESCALA 1:2500 Original DIN-A3	TÍTULO DEL PLANO INSTALACIONES ELÉCTRICAS ALUMBRADO EXTERIOR Y TOMAS DE CORRIENTE AUXILIARES	Nº PLANO	REV
						10.1	00
						HOJA 2 de 5	